


Sanitärbereich Ü 3-6

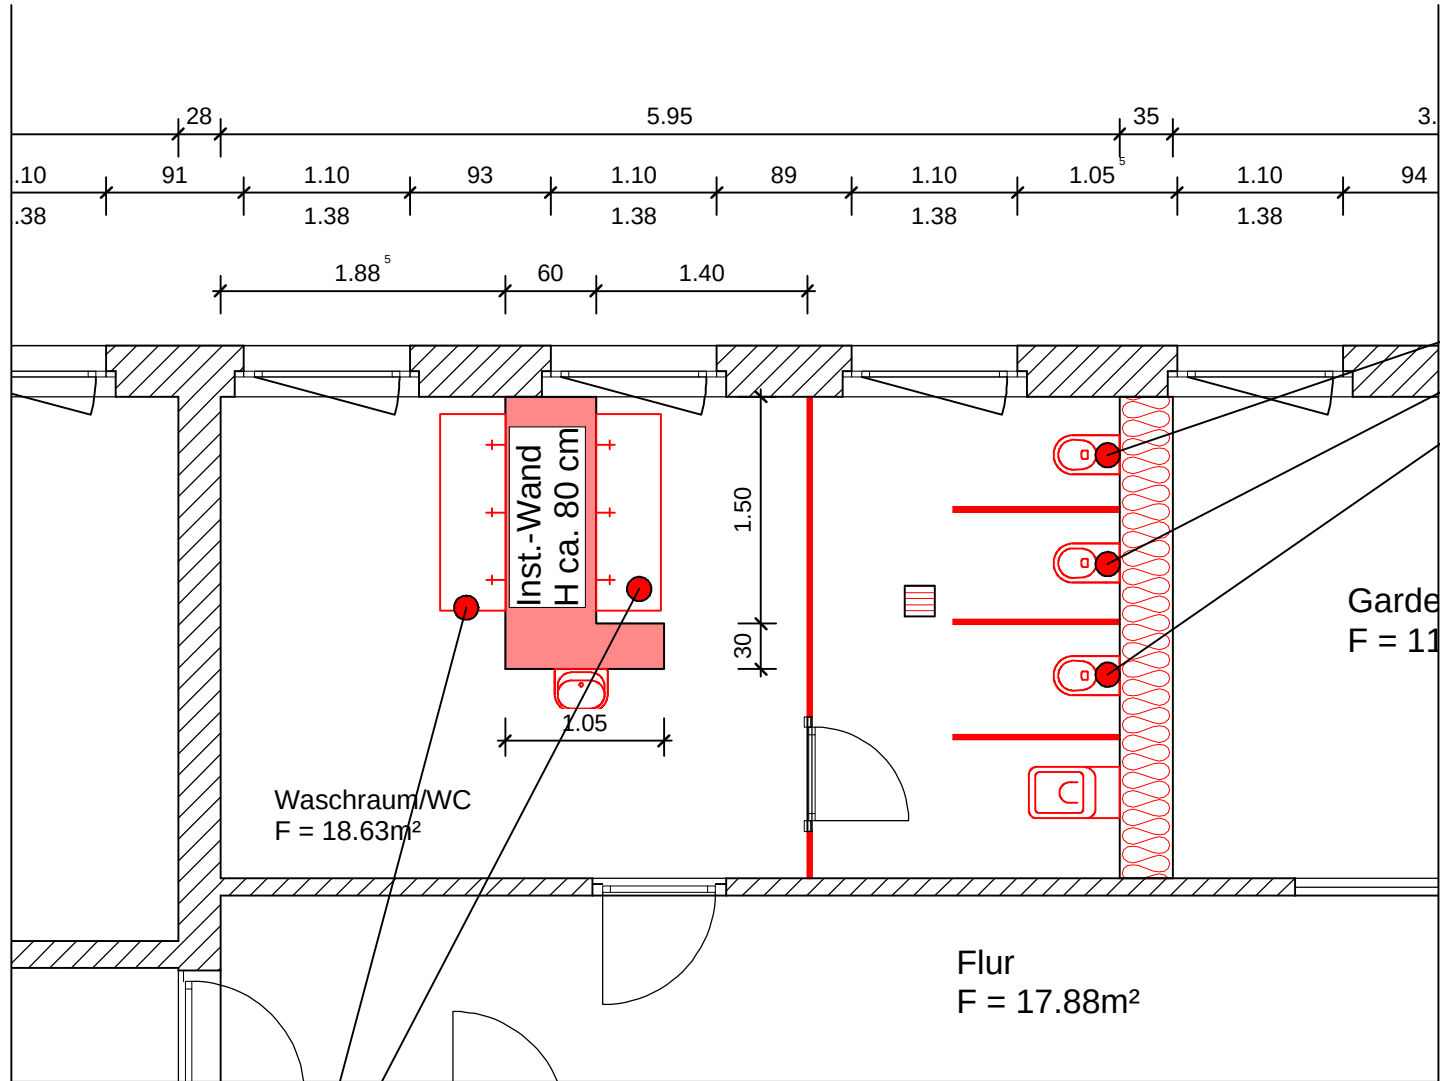

Tiefspül-WC-Ü3-6



Anlage 5 zur BV0084/2022

BAUHERR: Stadtverwaltung Hennigsdorf
Am Rathausplatz 1
16761 Hennigsdorf

MW & PARTNER BAUINGENIEURE GmbH

Spandauer Allee 2-4
16761 Hennigsdorf
Tel.: 03302/8093-0
Fax: 03302/8093-30

-Beratende Ingenieure-

Ingenieur,-u. Architekturleistungen, Tragwerksplanung und Bauleitung

Entwurfsverfasser



Zeichnung durch den
Bauherren bestätigt

DATUM:

U

DATUM:

Unterschrift

INDEX	ÄNDERUNG	DATUM	GEZEICHNET
A	Sanitärmöbel und Trennwände	24.08.2022	Traffehn

Projekt: TW-Sanierung Kita Schmetterling
Fontanesiedlung 19
16761 Hennigsdorf

Datum: 25.07.2022

Bearbeiter: Ralf Becker

Plan: Grundriss Sanitärbereich 1.OG Ü3-6

Maßstab: 1:50

Maße in: m, cm

Zeichnungs-Nr.:

MW 21.32.111 A

Blatt.Anz.:

Blatt.Nr.:

VE

Waschtisch Ü3-6 mit Armaturen



Trennwand Ü3-6

